


POMIESZCZENIE OBJĘTE  
ZAKRESEM OPRACOWANIA

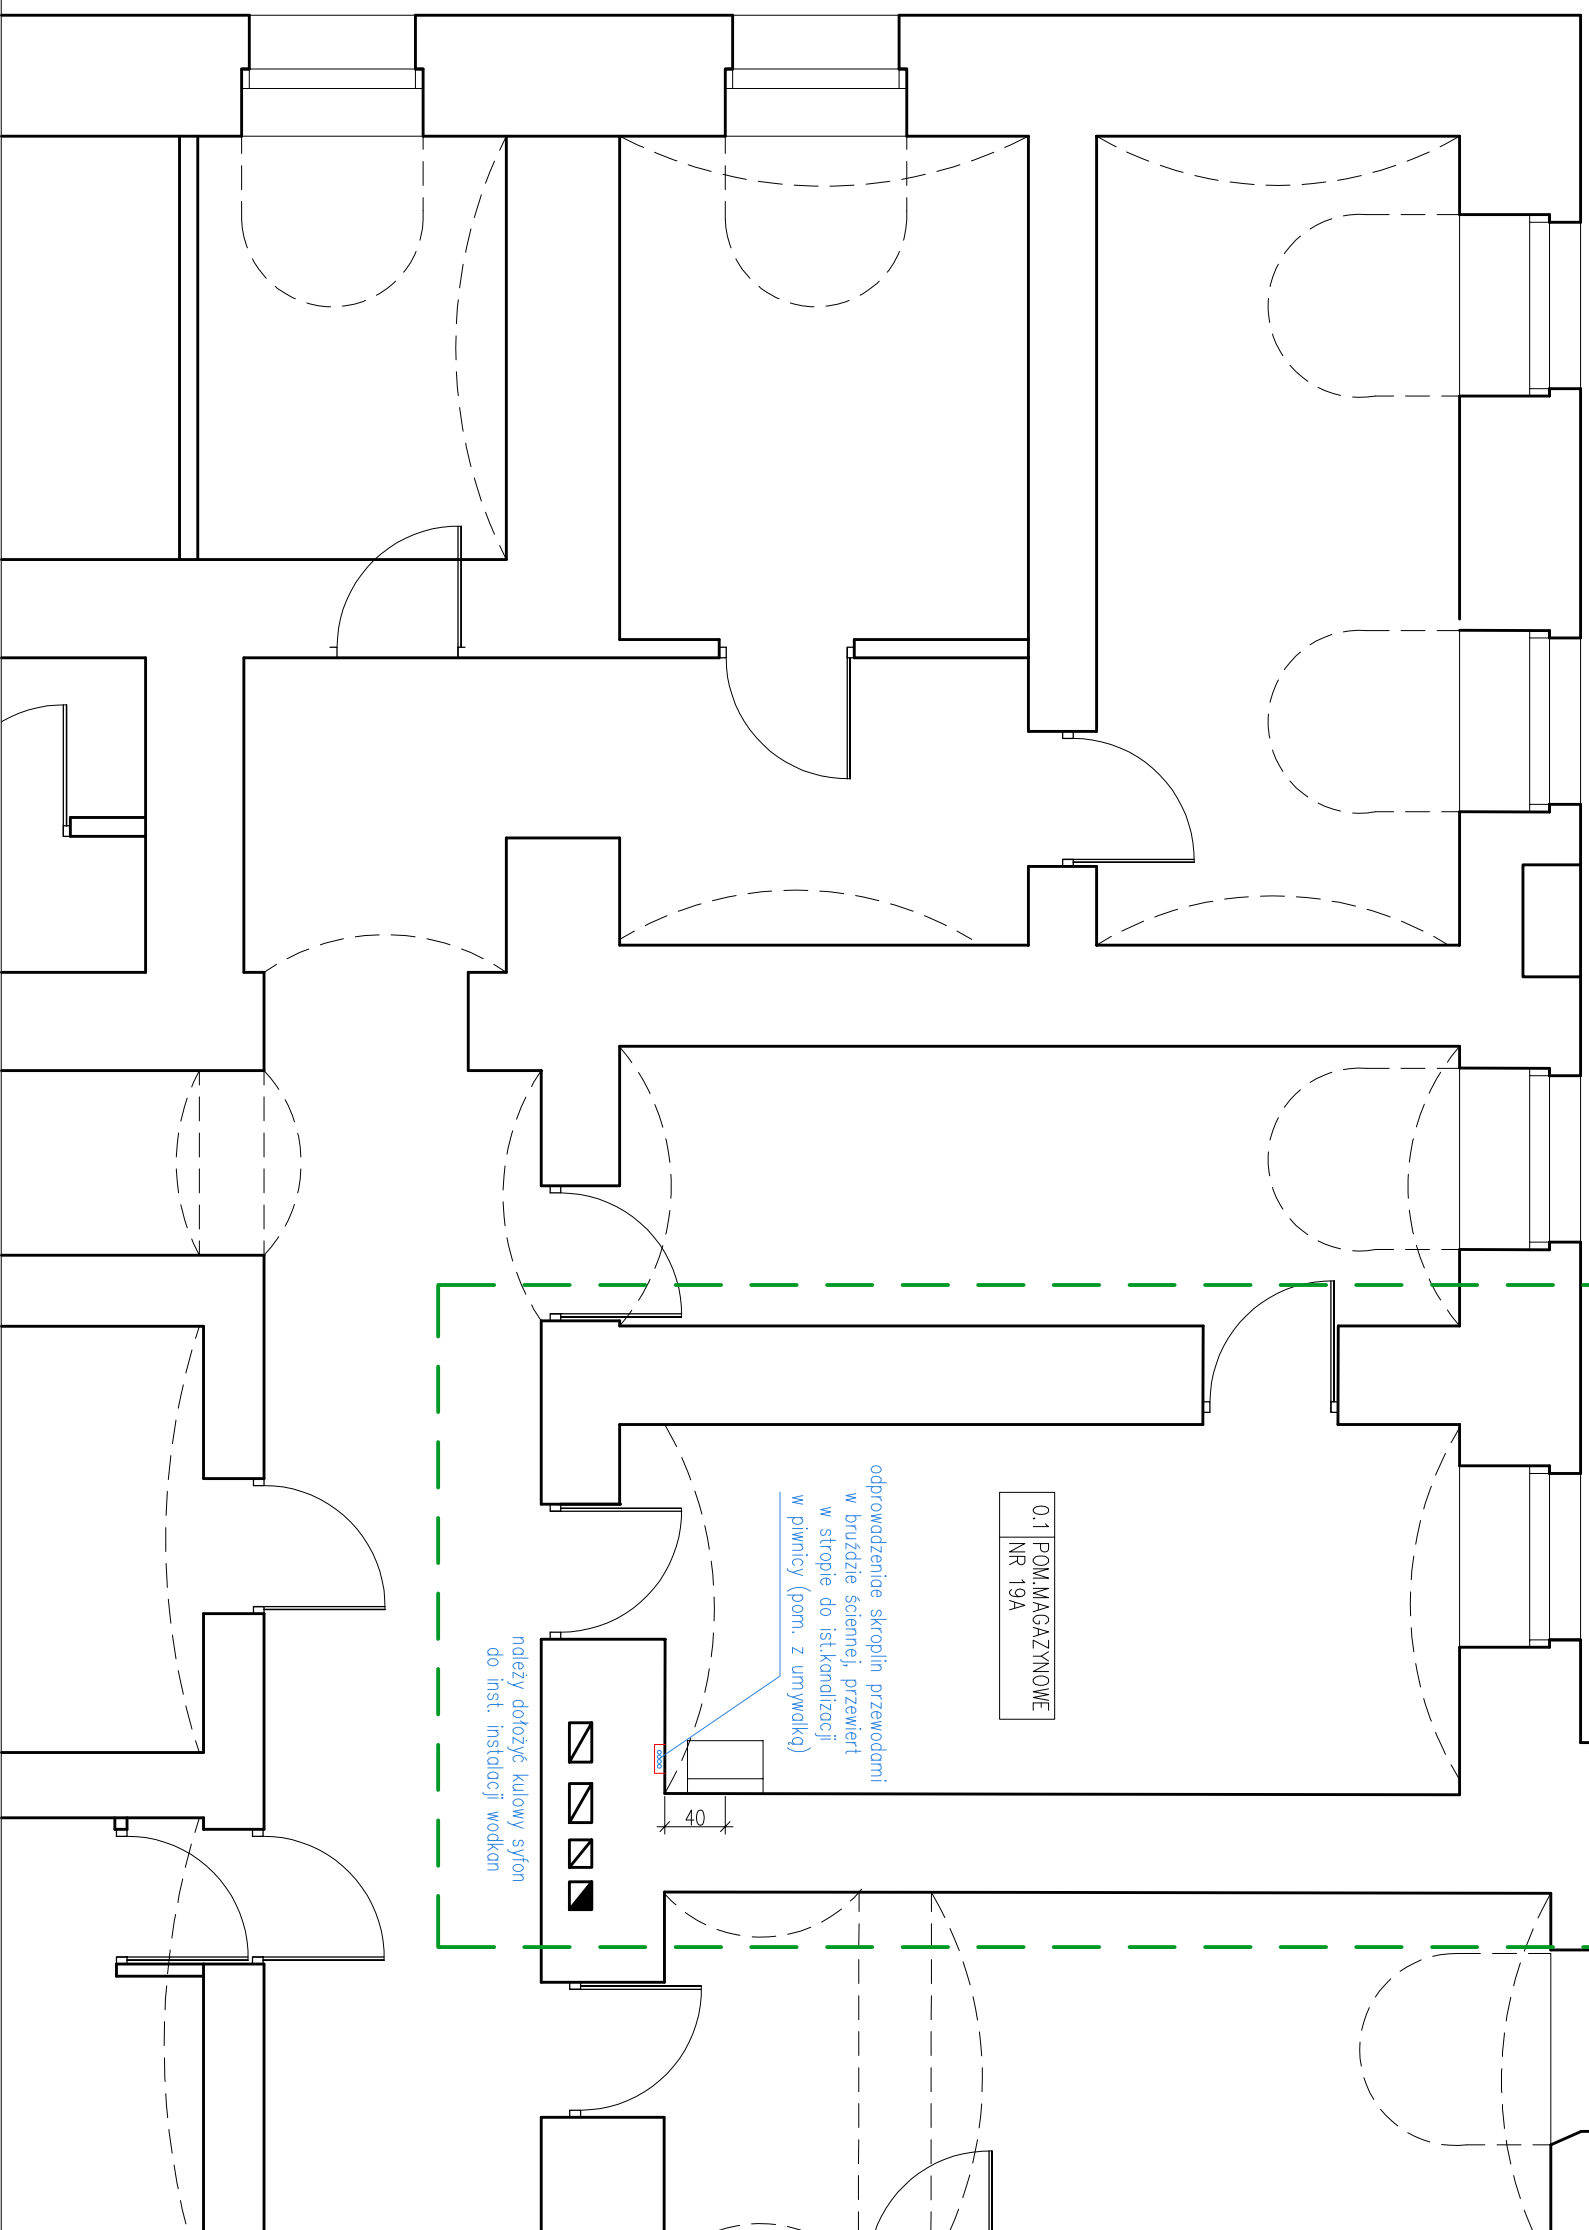

TEMAT:  
Budowa instalacji klimatyzacji wraz z instalacją zasilającą dla pomieszczeń parteru w budynku przy ul. Garbarskiej 1 w Krakowie.

LOKALIZACJA:  
jedn. ewid. Śródmieście, obręb 0119, dz. nr 72

INWESTOR:  
Młotopolskie Centrum Doskonalenia Nauczycieli ul. Lubelska 23, 30-003 Kraków

DATA:  
2020.12

BRANŻA:  
ARCHITEKTURA

SKALA:  
1:50

FAZA:  
PROJEKT BUDOWLANY

NR RYS:  
2

RYSUNEK:  
RZUT PIWNICY - FRAGMENT

PROJEKTANT:  
mgr inż. arch. Anna Mleczko upr.nr MPOIA/041/2012 MP-1891 uprawnienia w specjalności architektonicznej do projektowania bez ograniczeń

JEDNOSTKA.:  
ANNA MLECZKO ARCHITEKTURA  
ul. Spacerowa 76 32-085 Szyce  
NIP: 676 231 71 70 REGON: 362755577